
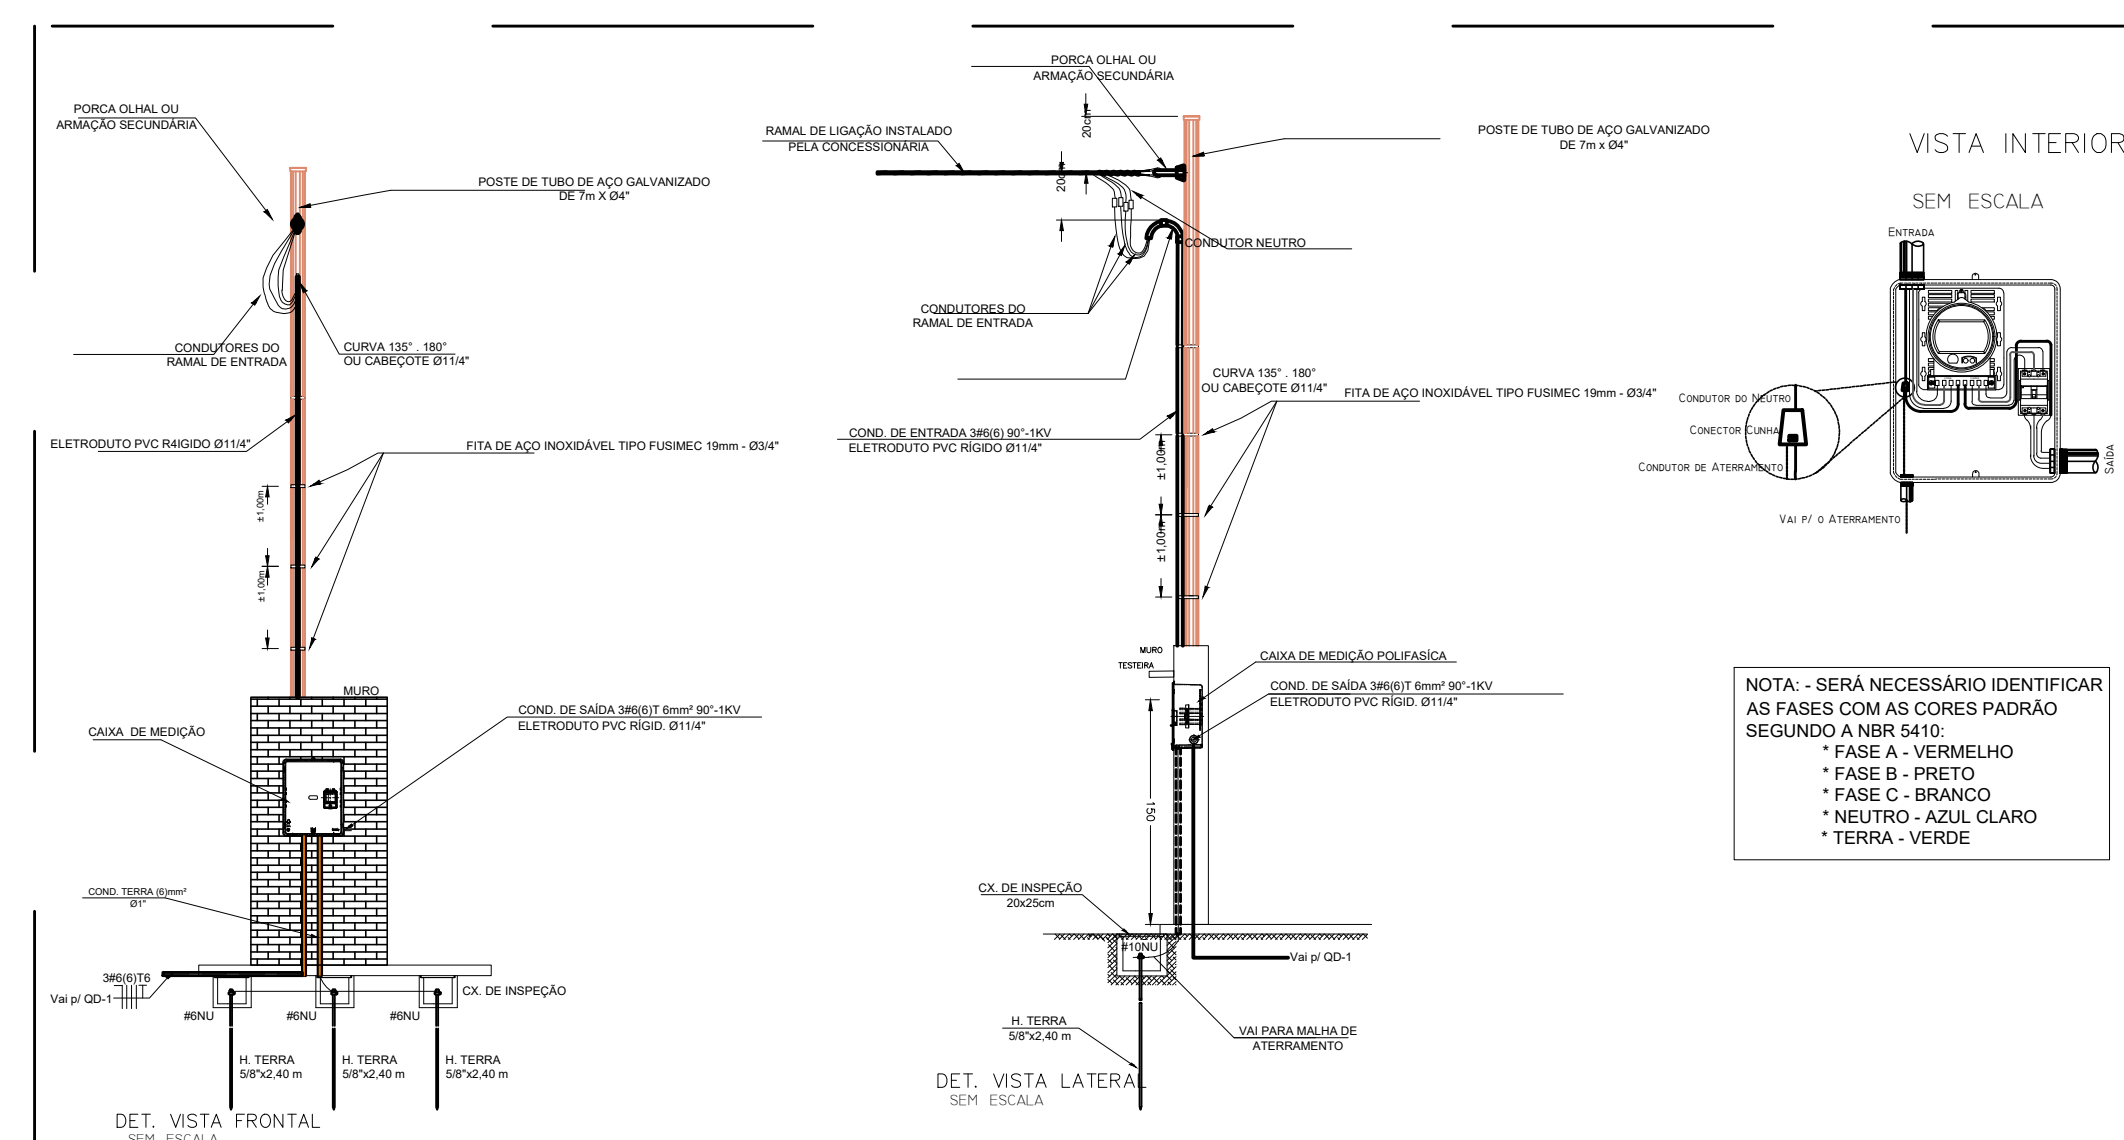


PLANTA BAIXA FINAL
ESCALA 1/75

TRECHO A 1 2 3 4 5 9 10 11
TRECHO B 4 5 9 10 11 PERFILADO 38x38
TRECHO C 4 9 10 11 PERFILADO 38x38

DIAGRAMA UNIFILAR - CD-01

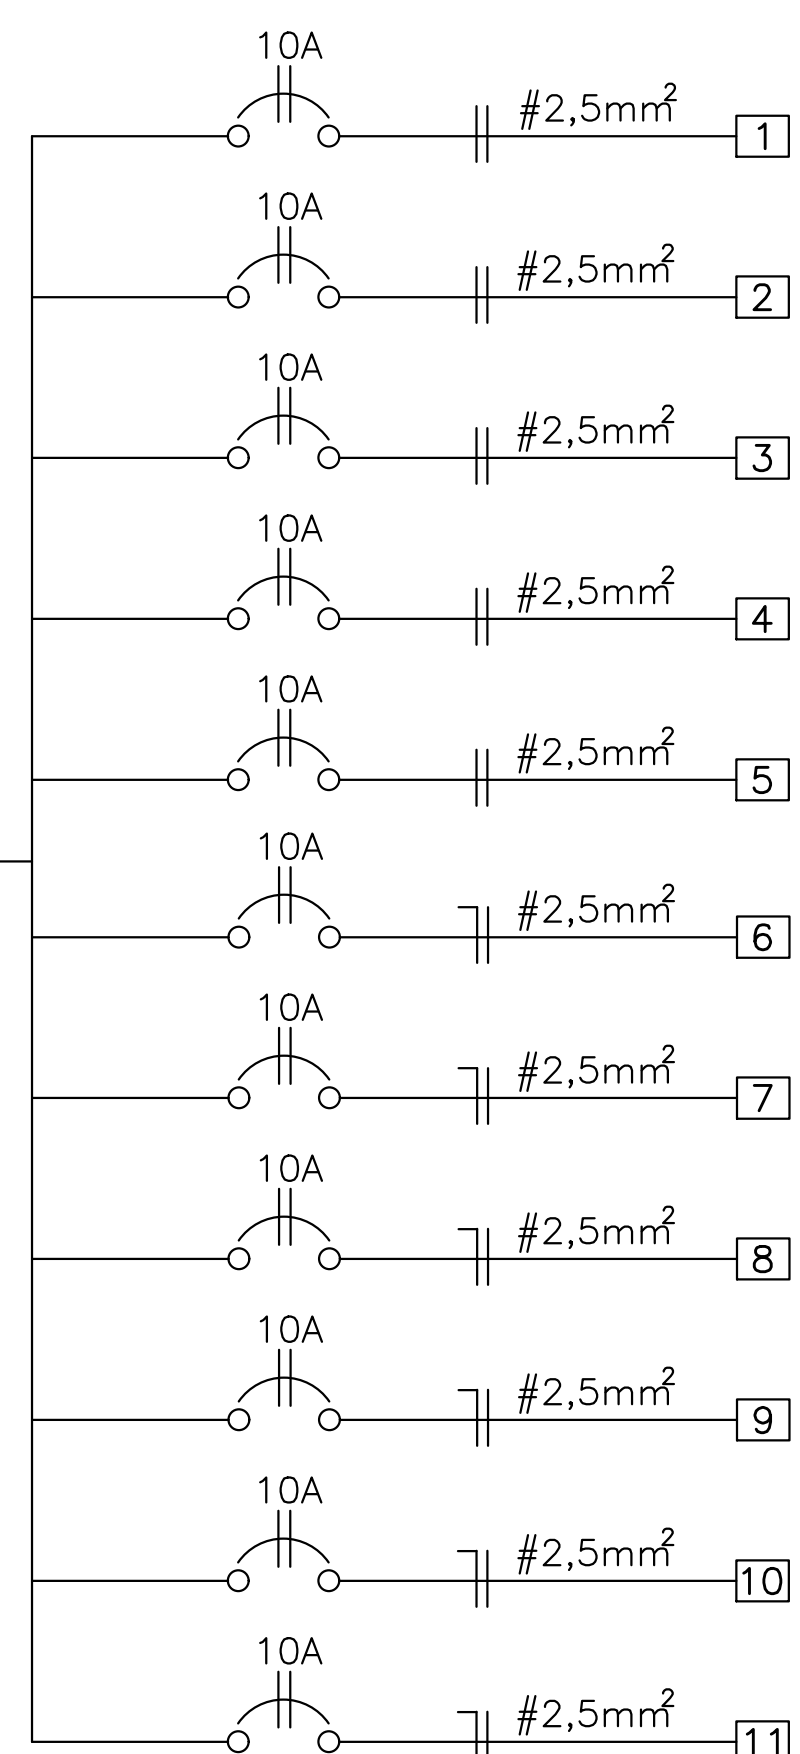


DETALHE DE MEDIÇÃO
SEM ESCALA

LEGENDA

- LUMINÁRIA SOBREPOR C/ LED 2X20W
- LUMINÁRIA QUADRADA SOBREPOR C/ LED 20W
- PONTO DE LUZ INCANDESCENTE NA PAREDE.
- INTERRUPTOR DE UMA SEÇÃO
- INTERRUPTOR DE DUAS SEÇÕES
- INTERRUPTOR DE TRÊS SEÇÕES
- TOMADA BAIXA (0,30m DO PISO).
- TOMADA MÉDIA (1,30m DO PISO).
- TOMADA ALTA (2,00m DO PISO).
- TOMADA ALTA (2,20m DO PISO).
- INTERRUPTOR CONJUGADO COM TOMADA
- TOMADA ALTA (2,20m DO PISO-AR CONDICIONADO).
- QUADRO DE DISTRIBUIÇÃO.
- ELETRODUTO EMBUTIDO NA LAJE OU PAREDE.
- ELETRODUTO EMBUTIDO NO PISO
- ELETRODUTO APARENTE
- CONDUTORES:FASE,NEUTRO,RETORNO e TERRA
- CAIXA DE PASSAGEM
- CAIXA DE MEDIÇÃO(TRIFÁSICA)
- PERFILADO 38X38
- LUMINÁRIA PRISMÁTICA

NOTAS:
-ELETRODUTO NÃO COTADO Ø 3/4"
-OS FIOS NÃO COTADOS SERÃO DE 2,5mm²
-OS CIRCUITOS ALIMENTADOS NÃO COTADOS EM PROJETO FORAM APROVEITADOS. (POSTE,POÇO,IRRIGAÇÕES,ILUMINAÇÃO EXTERNAS,TOMADAS DE CAMPO) TOMADAS DE CAMPO E PLACAR ELETRÔNICO)

REVISÃO	DESCRIÇÃO	REVISADO POR	DATA
REVISÃO 01			

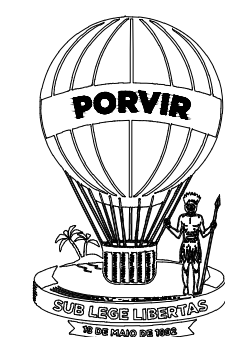

SERGIPE
GOVERNO DO ESTADO

SEDURBI
SECRETARIA DE ESTADO DE
DESENVOLVIMENTO URBANO E INFRAESTRUTURA

CEHOP
Companhia Estadual de Habitação
e Obras Públicas

SEDURBI
SECRETARIA DE ESTADO DE
DESENVOLVIMENTO URBANO E INFRAESTRUTURA

PROPRIETÁRIO (ASSINAR POR EXTENSO) DATA

ENGENHEIRO ELETRICISTA: FÁBIO RIBEIRO DANTAS
AUTOR DO PROJETO DATA: DEZ.2024 CAU/CREA/CFT 2700654099

RESPONSABILIDADE TÉCNICA DATA CAU/CREA/CFT

LEVANTAMENTO DATA CAU/CREA/CFT

TERMINAL RODOVIÁRIO 21 DE MARÇO

AVENIDA ENG. JOEL FONTES COSTA, S/N, CENTRO. BOQUIM/SE

PROJETO: PROJETO DE ACESSIBILIDADE

ASSUNTO/PLANTA: PLANTA BAIXA FINAL/PROJETO ELETRICO

TERMO/EMENDA: CONTRATO: FONTE: EMPENHO:

DATA: 12/2024 ESCALA: 1/75 CADISTA/DESENHO: ENPC/ENCL. ELIZABETH GORDON COD. PROJ. FOLHA: 01/01