



PLANTA BAIXA
ESC 1/25

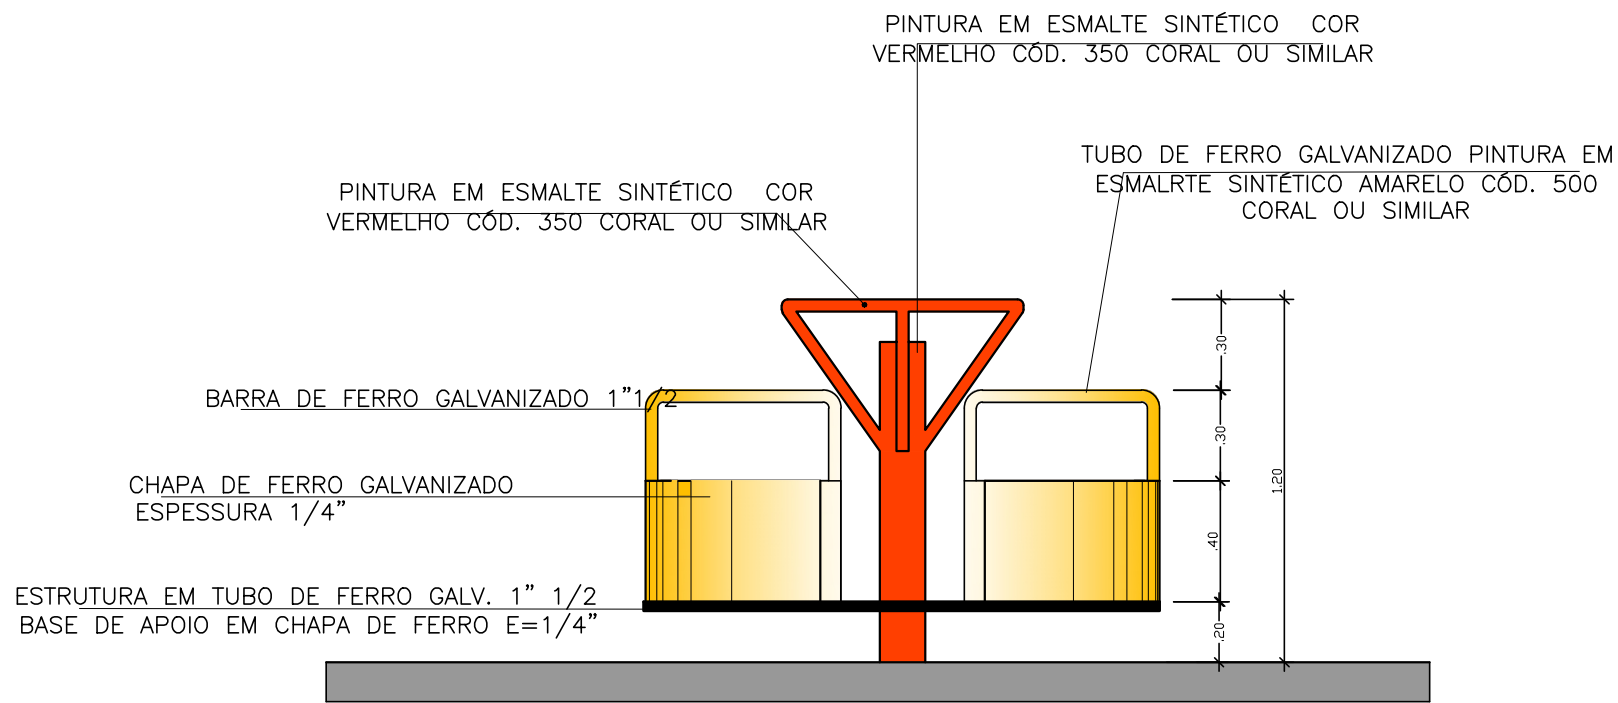

VISTA 01
ESC 1/25

REVISÃO	DESCRIÇÃO	REVISADO POR	DATA
REVISÃO 01			
REVISÃO 02			
REVISÃO 03			

SECRETARIA DE ESTADO
DA INFRA-ESTRUTURA

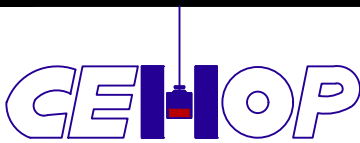

Companhia Estadual de Habitação
e Obras Públicas



implantação de PROJETOS s.a.

AUTOR DO PROJETO	DATA	CREA	VISTO	SE
CONSTRUÇÃO	DATA	CREA	VISTO	SE
RESPONSAB. TECNICA	DATA	CREA	VISTO	SE
CÁLCULOS	DATA	CREA	VISTO	SE
LEVANTAMENTO	DATA	CREA	VISTO	SE
DIGITALIZAÇÃO	DATA	CREA	VISTO	SE

PROJETO ARQUITETÔNICO
PROJETO PADRÃO - EQUIPAMENTOS URBANOS
PROGRAMA - SERGIPE CIDADES

DATA: 11/2008	PROJETO BRINQUEDO – GIRA GIRA	REVISÃO		
ESCALA 1/25	PLANTAS PLANTA BAIXA - DETALHES	COD. PROJ.	BLOCO	FOLHA 02/06