



BARRA DE FERRO GALVANIZADA 1"1/2
PINTURA EM ESMALTE SINTÉTICO
COR VERMELHO CÓD. 350 CORAL OU SIMILAR

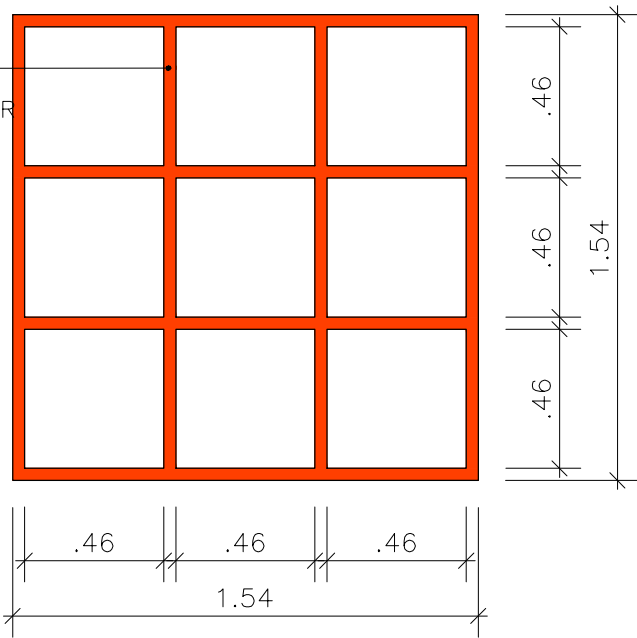


PLANTA BAIXA
ESC---1/25

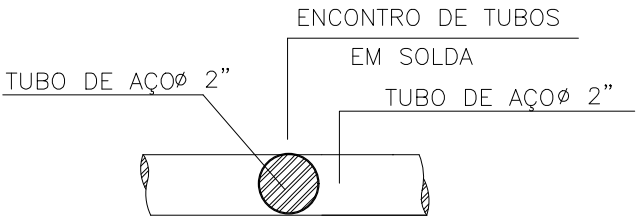

DETALHE DO TUBO
ESC---1/12.5

BARRA DE FERRO GALVANIZADA 1"1/2
PINTURA EM ESMALTE SINTÉTICO
COR VERMELHO CÓD. 350 CORAL OU SIMILAR

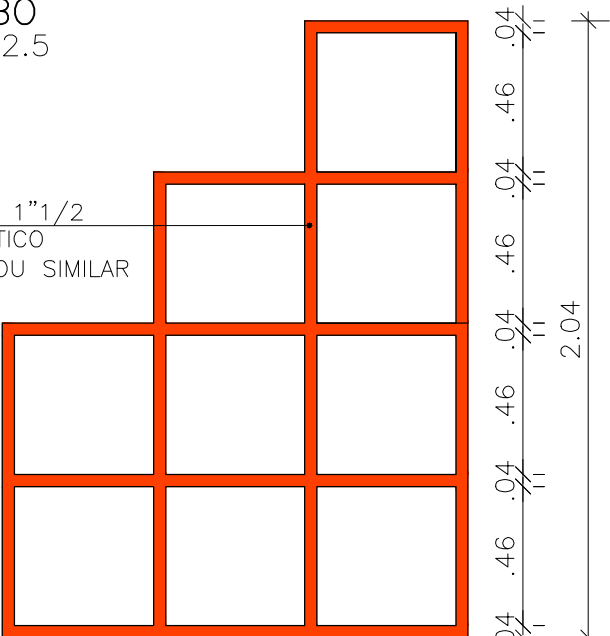

VISTA 01
ESC---1/25

REVISÃO	DESCRIÇÃO	REVISADO POR	DATA



SEPLAN – Secretaria de
Estado de Planejamento



Companhia Estadual de Habitação
e Obras Públicas

AUTOR DO PROJETO	LUCIA HELENA CONDORELLI DOS SANTOS	DATA	CREA 40367-D/RJ-3908SE	VISTO	SE
------------------	------------------------------------	------	------------------------	-------	----

CONSTRUÇÃO	DATA	CREA	VISTO	SE
------------	------	------	-------	----

RESPONSAB. TÉCNICA	DATA	CREA	VISTO	SE
--------------------	------	------	-------	----

LEVANTAMENTO	DATA	CREA	VISTO	SE
--------------	------	------	-------	----

AUTOR DO DESENHO	DATA	CREA	VISTO	SE
------------------	------	------	-------	----

PROJETO ARQUITETÔNICO

PROJETO PADRÃO - EQUIPAMENTOS URBANOS

PROGRAMA - SERGIPE CIDADES

DATA: 27.03.09	PROJETO BRINQUEDO TREPA-TREPA	N°			
ESCALA 1/25	PLANTAS PLANTA BAIXA / VISTA / DETALHE	COD. PROJ.	BLOCO	FOLHA 05/06	